

Comune di ARADEO

(PROV. DI LECCE)

Oggetto:	PO. FESR. Puglia 2007/2013 - Asse III - Linea 3.2 Realizzazione di una struttura per l'assistenza, il ricovero e la riabilitazione delle persone anziane ed inabili.
Proprietà:	Comune di Aradeo

Interventi per la nuova Casa di Riposo Comunale, destinata all'assistenza, il ricovero e  
la riabilitazione delle persone anziane ed inabili.


PROGETTISTA  
Dott. Ing. Pietro Traldi

RUP  
Uff. Area 3 LL.PP.  
Dott. Ing. Salvatore Donadei

DATA	Marzo 2016

ELABORATO 10

Completamento Elettrico

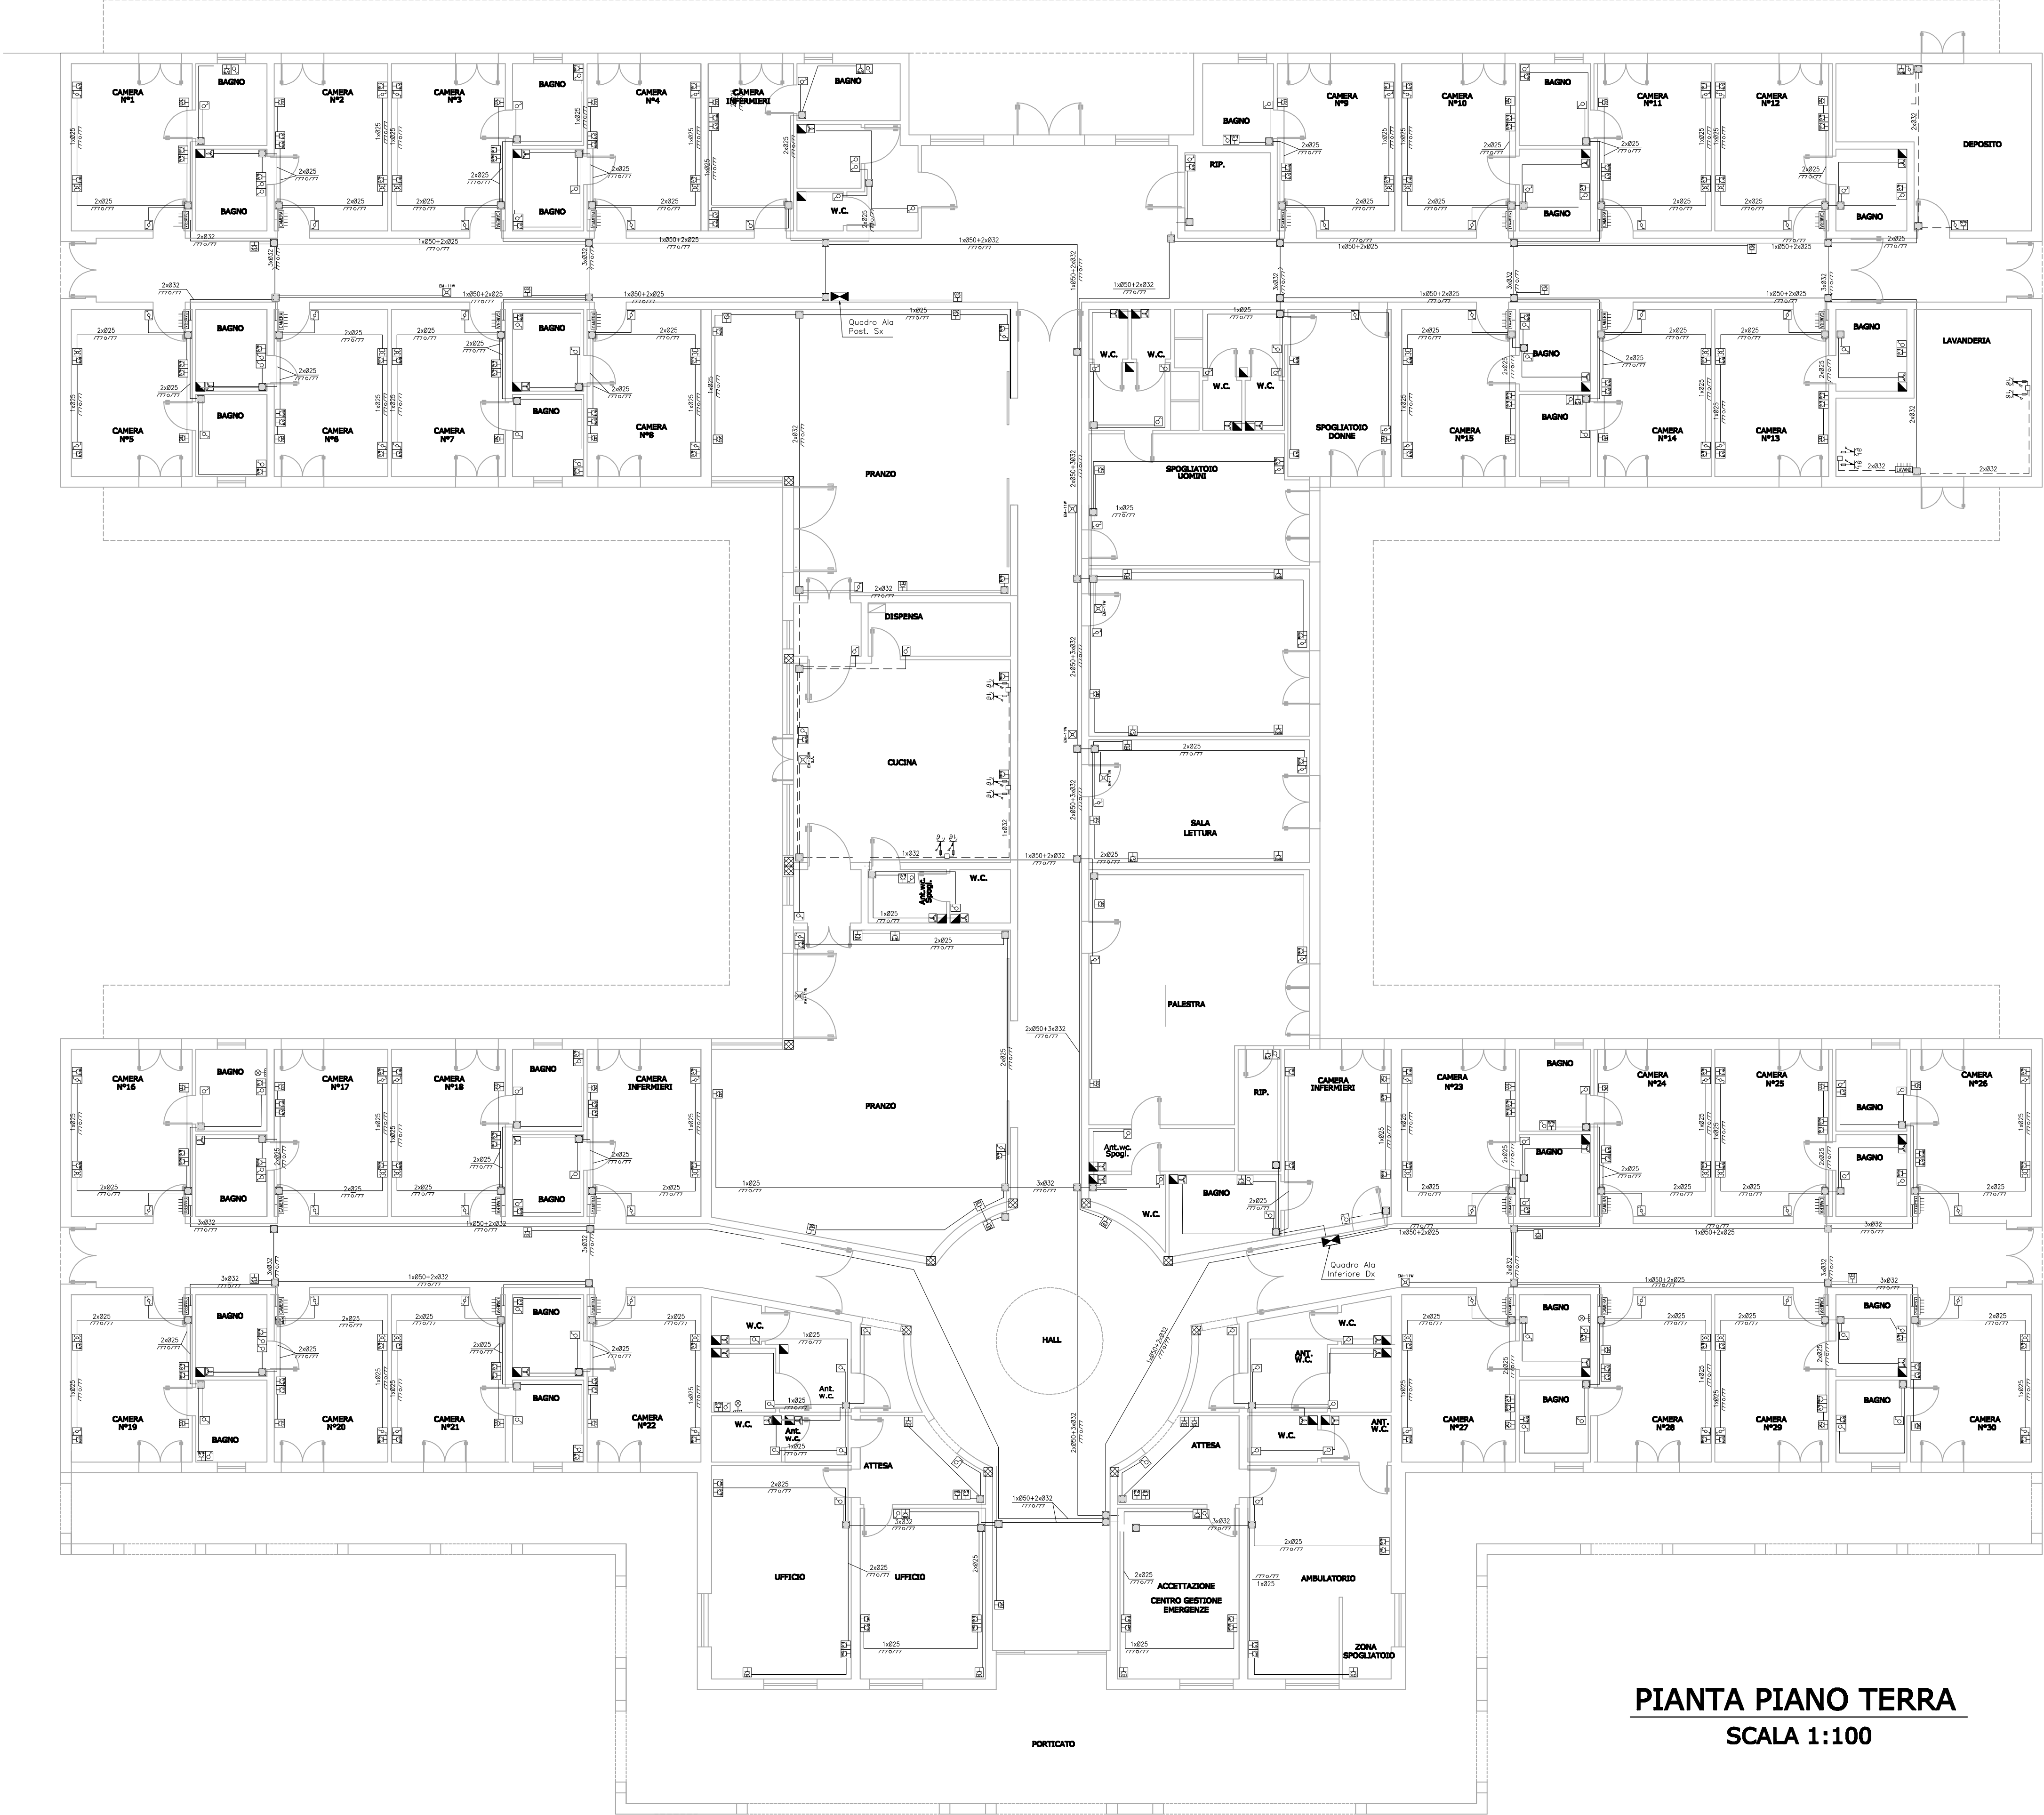

PIANTA PIANO TERRA  
SCALA 1:100

LEGENDA DEI SIMBOLI

Simbolo	Descrizione
	Quadro elettrico (simbolo generale)
	Centralino di camera
	Interruttore unipolare
	Deviatore unipolare
	Invertitore
	Presa 2P+T 10/16 A
	Presa 2P+T 10/16 A di tipo universale
	Punto per aspiratore d'aria (già installati)
	Cassetta di derivazione a parete
	Punto di alimentazione fan-coil
	Gruppo prese CEE interbloccate con fusibili 1x16A/230V e 1x16A/400V