

COMUNE DI ARADEO

(PROV. DI LECCE)

COMMITTENTE:

AMMINISTRAZIONE COMUNALE DI ARADEO

OGGETTO:

LAVORI DI RIQUALIFICAZIONE E MESSA A NORMA DEL PLESSO SCOLASTICO ELEMENTARE "A. MANZONI" – VIA TOGLIATTI

TAVOLA

IM3b

SCALA

1:100

DATA

APRILE 2015

REVISIONE

PROGETTO ESECUTIVO

DI PROGETTO – FABBRICATO B

–PIANTE: IMPIANTO DI ADDUZIONE IDRICA

SCHEMI DI DISTRIBUZIONE

STUDIO DI PROGETTO

VISA Engineering s.r.l.


Ing. Vincenzo Gigli

Questo elaborato progettuale è protetto dalle vigenti norme di legge art. 2043 c.c. e 623 c.p. che ne vieta la riproduzione parziale o totale.

VISA Engineering s.r.l.

VIA ORONZO DE DONNO N. 13 – LECCE

TEL. / FAX 0832/342560 E-mail: visaingegnering@libero.it

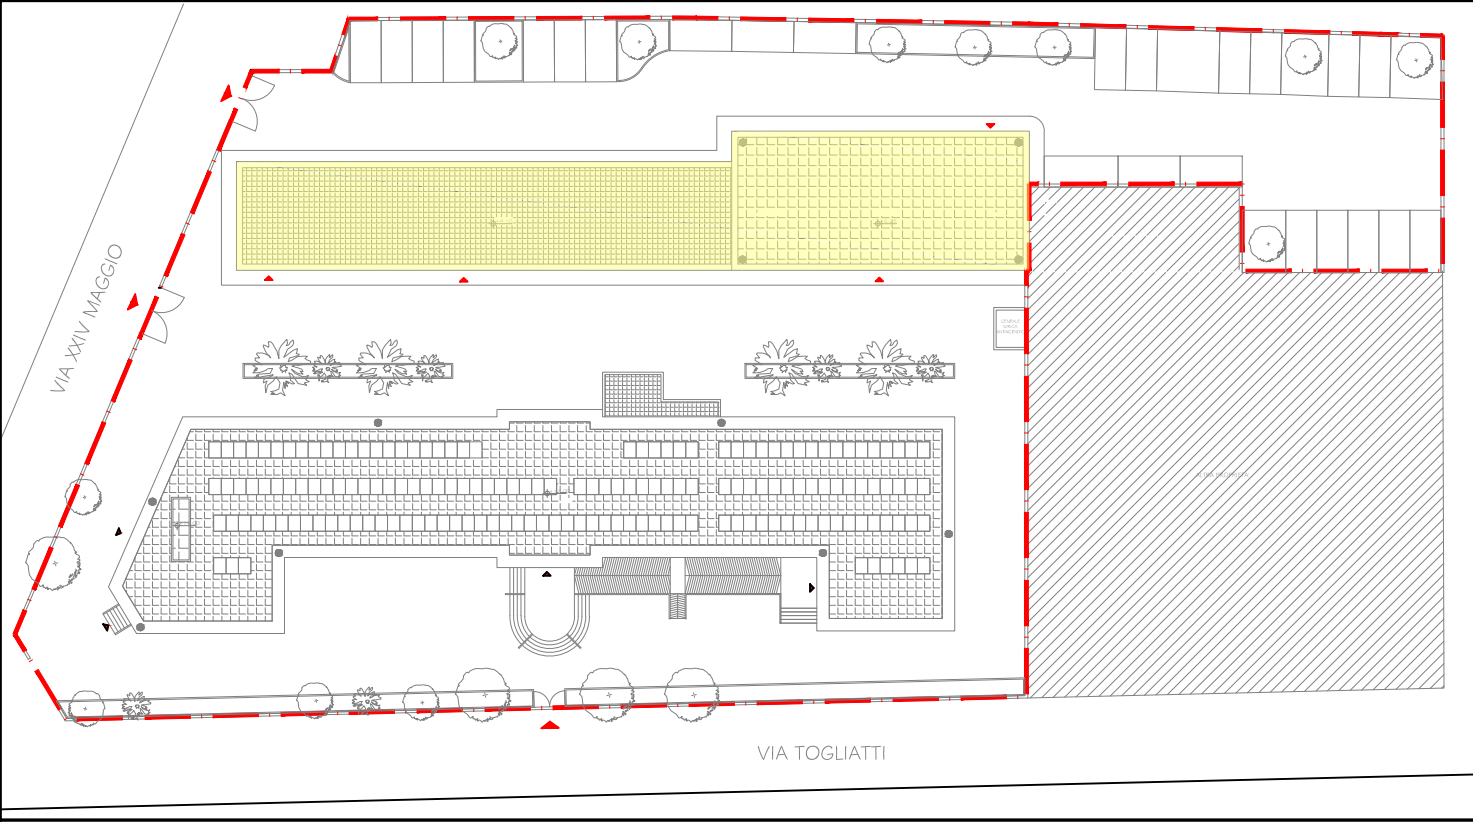

LEGENDA

Area d'intervento

Ingresso

Fabbricato B

LEGENDA

TUBAZIONE ACQUA FREDDA SANITARIA

TUBAZIONE ACQUA CALDA SANITARIA

PUNTO ATTACCO IDRICO

COLLETTORE IN OTTONE

SARACINESCA A SFERA

BOLLITORE ELETTRICO CAPACITA' 80 l

BOLLITORE ELETTRICO CAPACITA' 30 l

AF Ø32  
AC Ø20

DIAMETRO NOMINALE TUBAZIONI ACQUA FREDDA E CALDA

C1

NUMERAZIONE COLLETTORI


LEGENDA COIBENTAZIONE

TUBAZIONI ADDUZIONE ACQUA CALDA (ALL'INTERNO DELL'INVOLUCRO EDILIZIO)

DIAMETRO TUBO MULTISTRATO/PP-R	Spessore
Ø est. 16	6 mm
Ø est. 18	6 mm
Ø est. 20	9 mm
Ø est. 26	9 mm
Ø est. 32	9 mm
Ø est. 40	9 mm

LE TUBAZIONI DI ADDUZIONE ACQUA FREDDA E CALDA SINO AL COLLETTORE SONO IN POLIPROPILENE RANDOM (PP-R)


LE TUBAZIONI DI ADDUZIONE ACQUA FREDDA E CALDA DAL COLLETTORE ALLE UTNEZA SONO IN MULTISTRATO PE.Xc/AL/PE.Xc

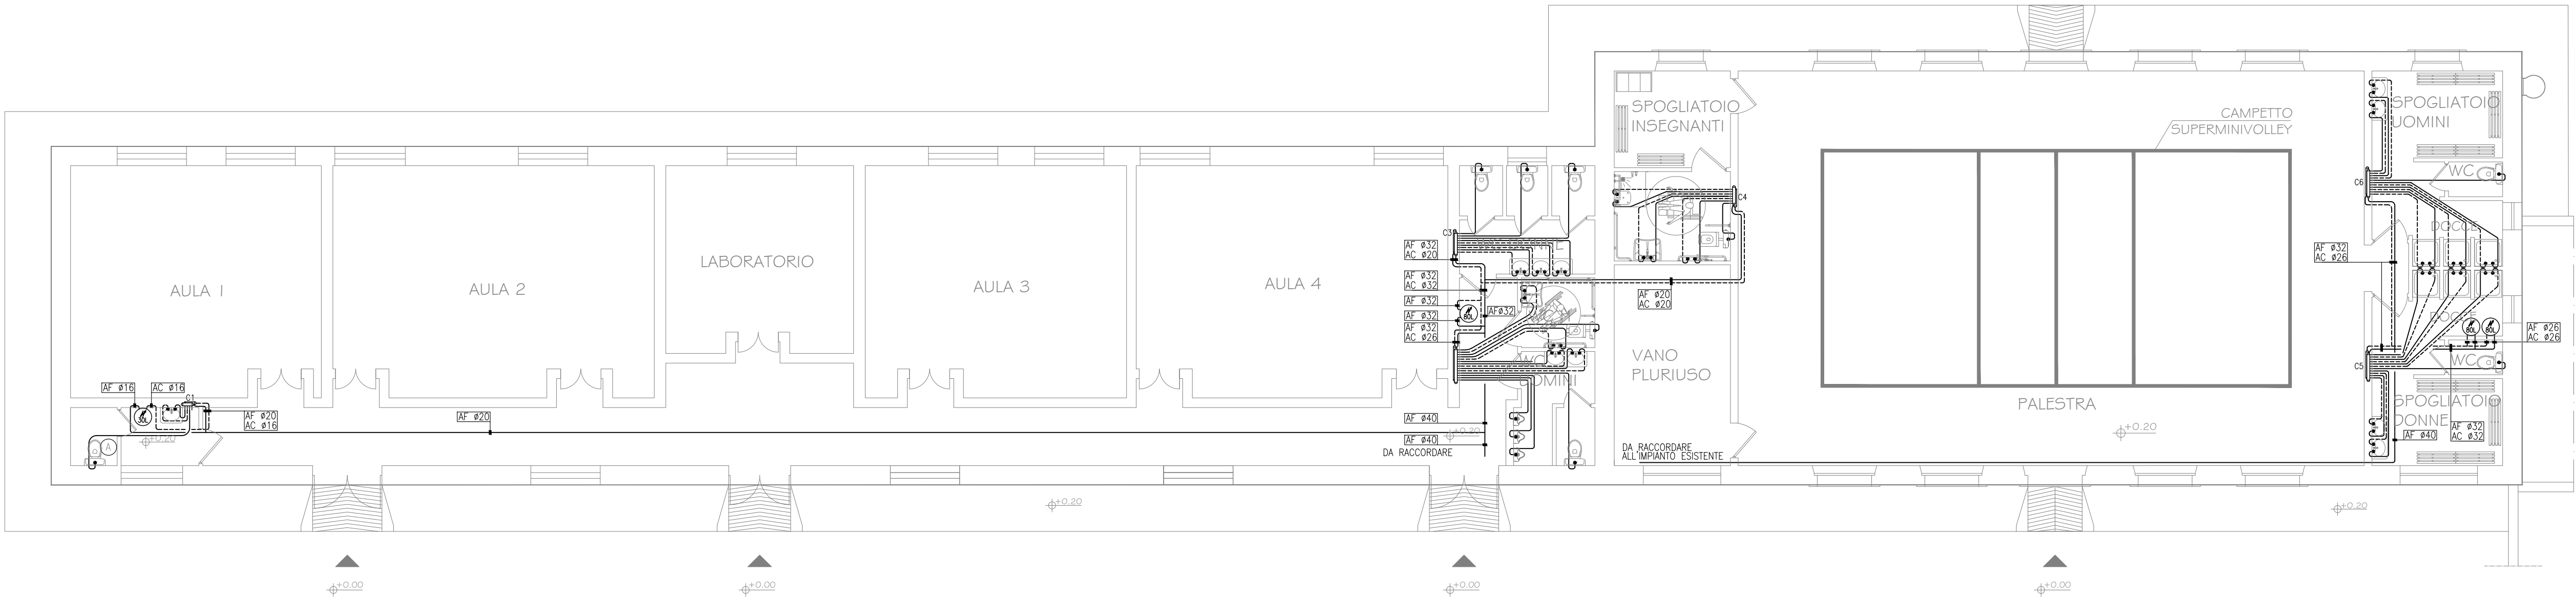


PIANTA PIANO TERRA

Schema di distribuzione


COLLETTORE C1 (2+2)

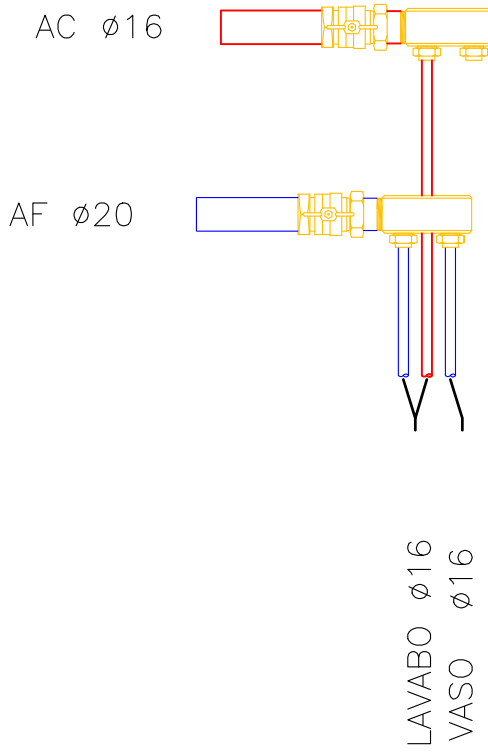


COLLETTORE C2 (9+4)

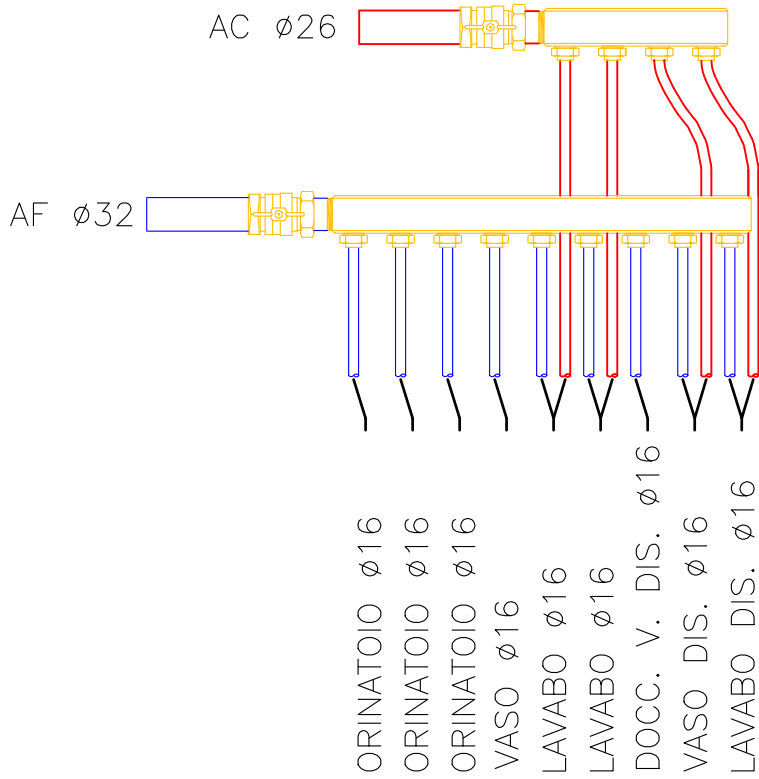

COLLETTORE C3 (6+3)

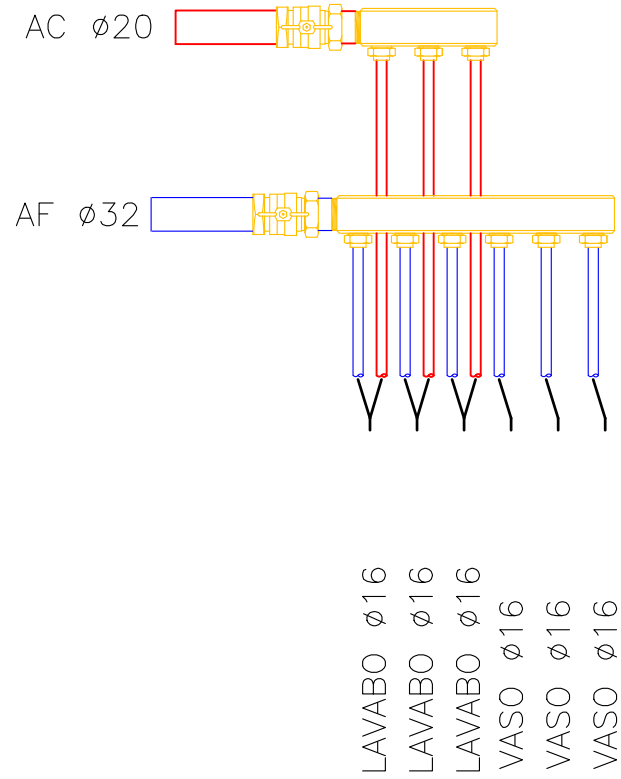

COLLETTORE C4 (4+3)

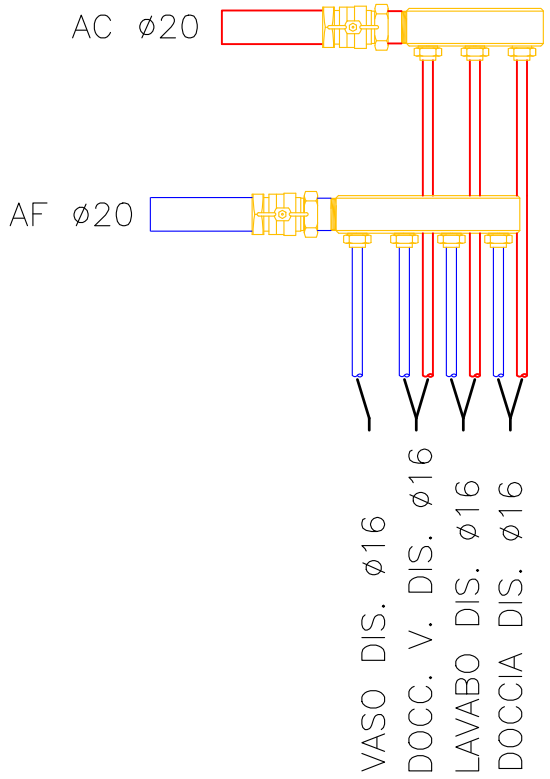

COLLETTORE C5 (6+5)

